


主电路	控制电源	熔断器	操作回路		信号指示		至PLC 的信号			
			自动	手动	停止	运行	运行	故障	手动/自动信号	公共端

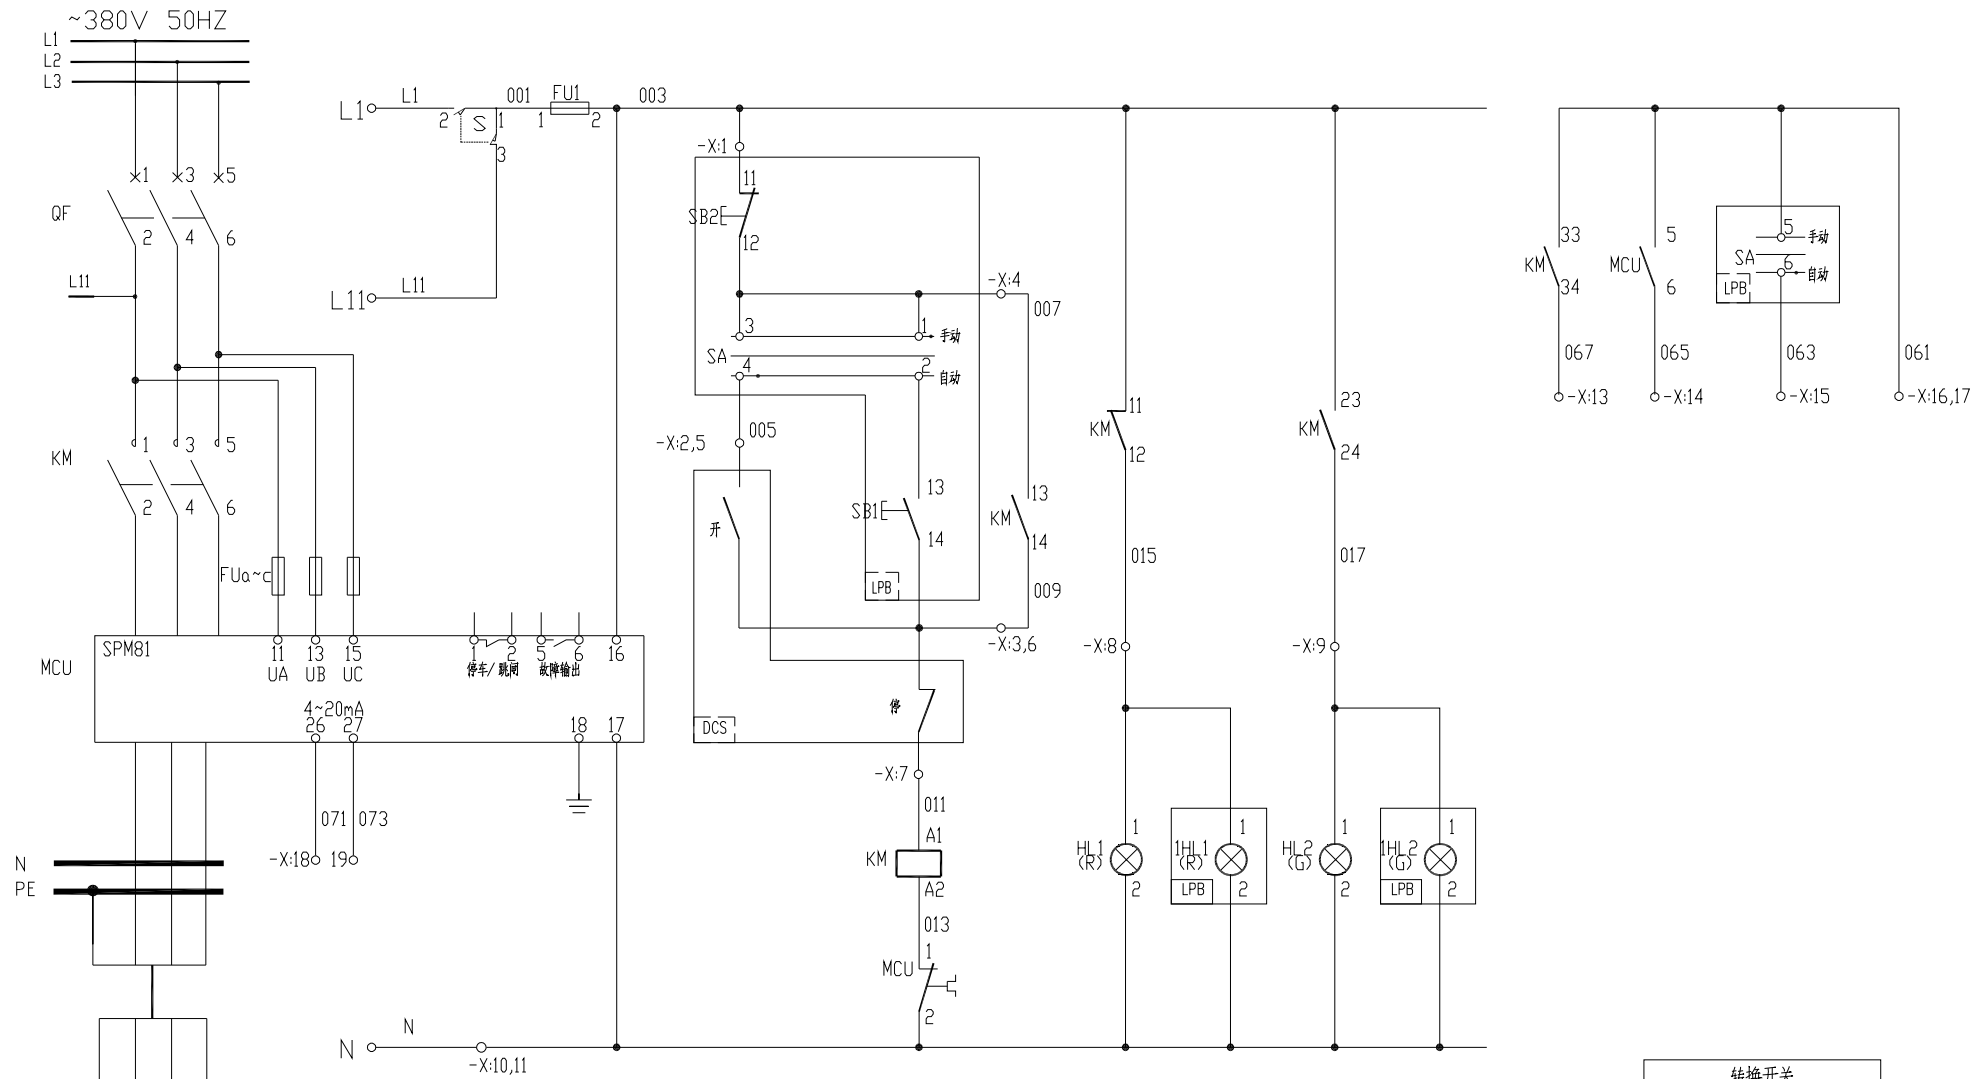

-X:			
003	FU1:2	1	SB2:11
005		2	SA-4
009	KM:14	3	SB1:14
007	KM:13	4	SB1:13
		5	DCS
		6	DCS
011	KM:A1	7	DCS
015	KM:12	8	IHL1:1
017	KM:24	9	IHL2:1
N		10	IHL2:2
		11	
		12	
067	KM:34	13	DCS
065	MCU:6	14	DCS
063		15	SA-6/DCS
061		16	DCS
		17	SA:5
071	MCU:26	18	DCS
073	MCU:27	19	DCS
		20	
		21	
		22	
		23	
		24	
		25	

节点号	手动	0	自动
1-2	*		
3-4			*
5-6	*		
5-6			*

符号	名称	型号及规格	数量	备注
IHL2	信号灯	CL2-523G	1	绿色
IHL1	信号灯	CL2-523R	1	红色
SA	转换开关	3位置4层	1	见点号
SB2	按钮	1NC,红色	1	
SB1	按钮	1NO,绿色	1	

安装在现场按钮操作柱 LPB 的设备				
X	端子		25	
HL2	信号灯	CL2-523G	1	绿色
HL1	信号灯	CL2-523R	1	红色
FUa~c	熔断器	2A	3	
FU1	熔断器	6A	1	
MCU	马达保护器		1	
KM	交流接触器		1	见低压配电系统图
QF	断路器		1	

安装在低压柜上的设备				
符号	名称	型号及规格	数量	备注

说明:
 1, 本设备手动时现场开, 停, 遥控时PLC 机柜开, 停, 运行, 故障和现场转换开关位置信号在PLC 机柜上显示;
 2, 马保4~20mA进PLC;
 3, 工艺需要相关连锁请生产前提出;
 4, 状态信号由接触器辅助点送出更可靠;

借件 Borrowed devices
 CAD
 CAD drafting
 日期 Date
 Old artwork number
 合同号 Contract number
 2020-***
 签名 Signature


设计	董子林	日期	
校对		日期	
审核		日期	

安徽得润电气技术有限公司
 Anhui Derun Electric & Technology CO.,LTD



DR-YL-001
 电机控制原理图

安徽皖维高新材料股份有限公司60Kt/a VAE 乳液项目
 VAE 装置
 第 1 页
 Page
 共 1 页
 Total pages

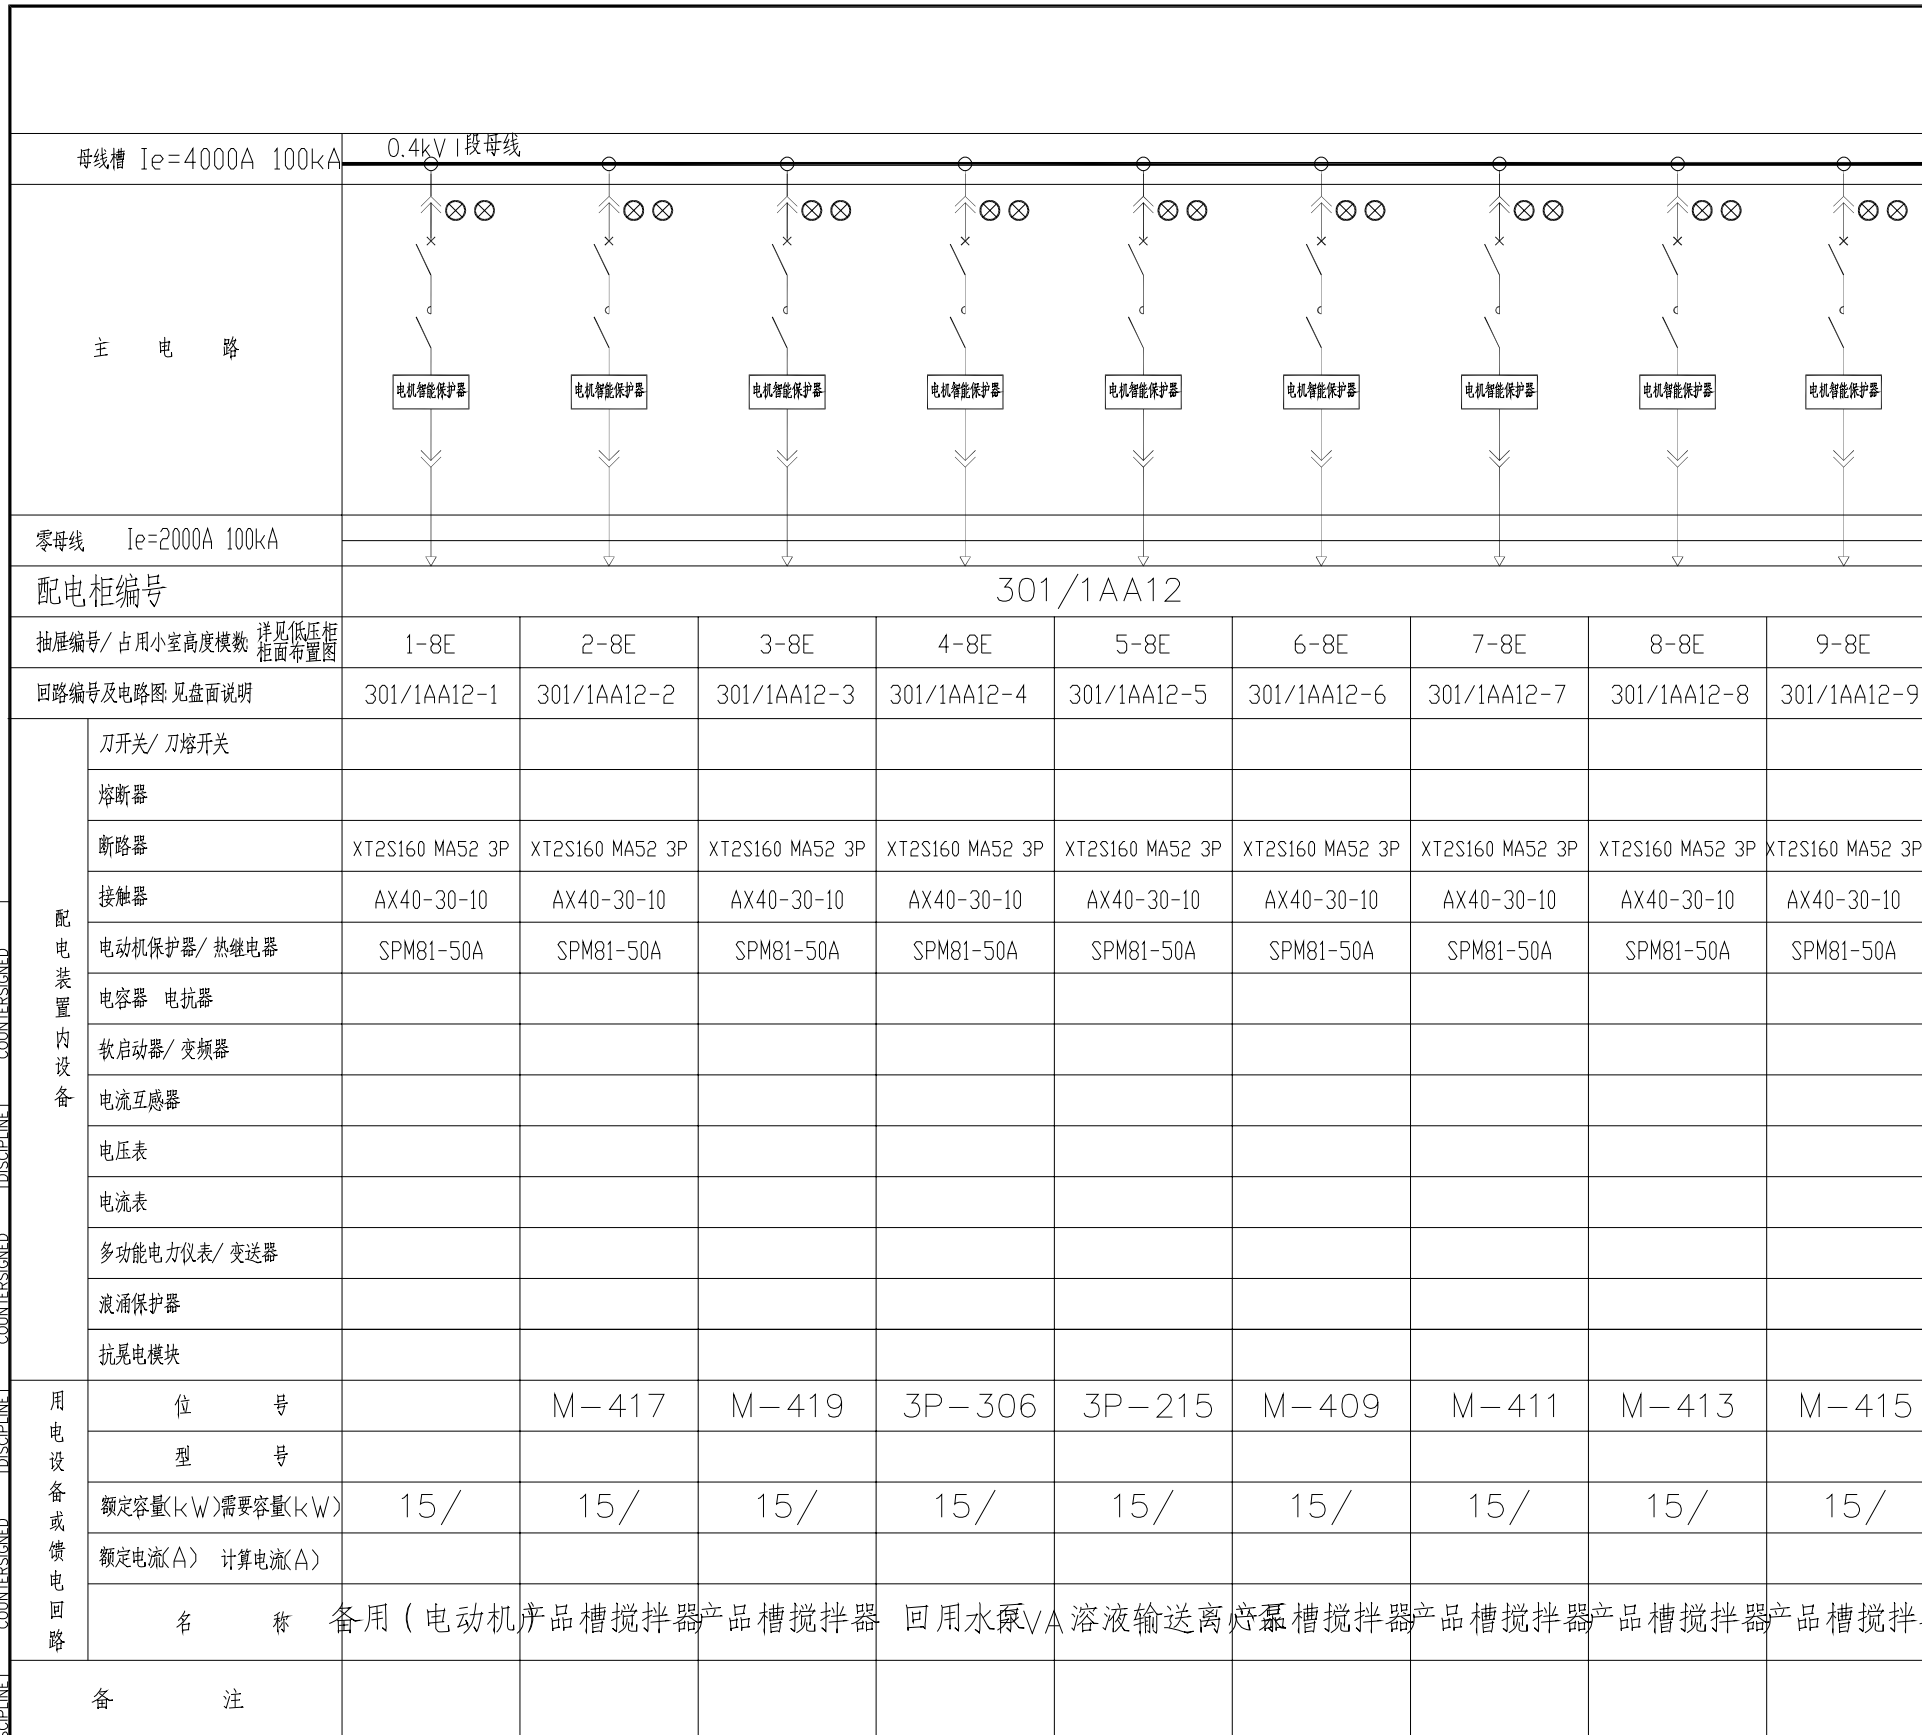

配电柜编号 301/1AA12

抽屉编号/占用小室高度模数 柜面布置图	1-8E	2-8E	3-8E	4-8E	5-8E	6-8E	7-8E	8-8E	9-8E	
回路编号及电路图 见盘面说明	301/1AA12-1	301/1AA12-2	301/1AA12-3	301/1AA12-4	301/1AA12-5	301/1AA12-6	301/1AA12-7	301/1AA12-8	301/1AA12-9	
配电装置内设备	刀开关/刀熔开关									
	熔断器									
	断路器	XT2S160 MA52 3P	XT2S160 MA52 3P	XT2S160 MA52 3P	XT2S160 MA52 3P	XT2S160 MA52 3P	XT2S160 MA52 3P	XT2S160 MA52 3P	XT2S160 MA52 3P	
	接触器	AX40-30-10	AX40-30-10	AX40-30-10	AX40-30-10	AX40-30-10	AX40-30-10	AX40-30-10	AX40-30-10	
	电动机保护器/热继电器	SPM81-50A	SPM81-50A	SPM81-50A	SPM81-50A	SPM81-50A	SPM81-50A	SPM81-50A	SPM81-50A	
	电容器 电抗器									
	软启动器/变频器									
	电流互感器									
	电压表									
	电流表									
	多功能电力仪表/变送器									
	浪涌保护器									
抗晃电模块										
用电设备或馈电回路	位 号		M-417	M-419	3P-306	3P-215	M-409	M-411	M-413	M-415
	型 号									
	额定容量(kW)需要容量(kW)	15/	15/	15/	15/	15/	15/	15/	15/	15/
	额定电流(A) 计算电流(A)									
名 称	备用(电动机)产品槽搅拌机产品槽搅拌机回用水泵VA溶液输送离心泵槽搅拌机产品槽搅拌机产品槽搅拌机									
备 注										
	DR-YL-001	DR-YL-001	DR-YL-001	DR-YL-001	DR-YL-001	DR-YL-001	DR-YL-001	DR-YL-001	DR-YL-001	

东华工程科技股份有限公司 中国化学 EAST CHINA ENGINEERING SCIENCE AND TECHNOLOGY CO., LTD.		工程PROJECT 60kt/a VAE装置 装置JOB VAE装置 工序SUB.JOB 动力中心? 301? 阶段PHASE 施工图
设计DESIGNED 制图DRAWN 审核CHECKED 审核APPROVED 审定AUTHORIZED		动力系统图一 比例 / 版次 0 修改 REV. 0 日期 DATE
本图纸仅供本项目使用? 未经东华工程科技股份有限公司许可不得转给第三者 THIS DRAWING SHALL BE USED FOR THIS PROJECT ONLY, TRANSFER TO ANY THIRD PARTY WITHOUT ECECS'S CONSENT IS NOT PERMITTED.		

DISCIPLINE
COUNTERSIGNED
DISCIPLINE
COUNTERSIGNED
DISCIPLINE
COUNTERSIGNED
DISCIPLINE
COUNTERSIGNED
DISCIPLINE
COUNTERSIGNED